


# DOKUMENTACJA POWYKONAWCZA

Zmiany naniesiono kolorem  
czerwonym.

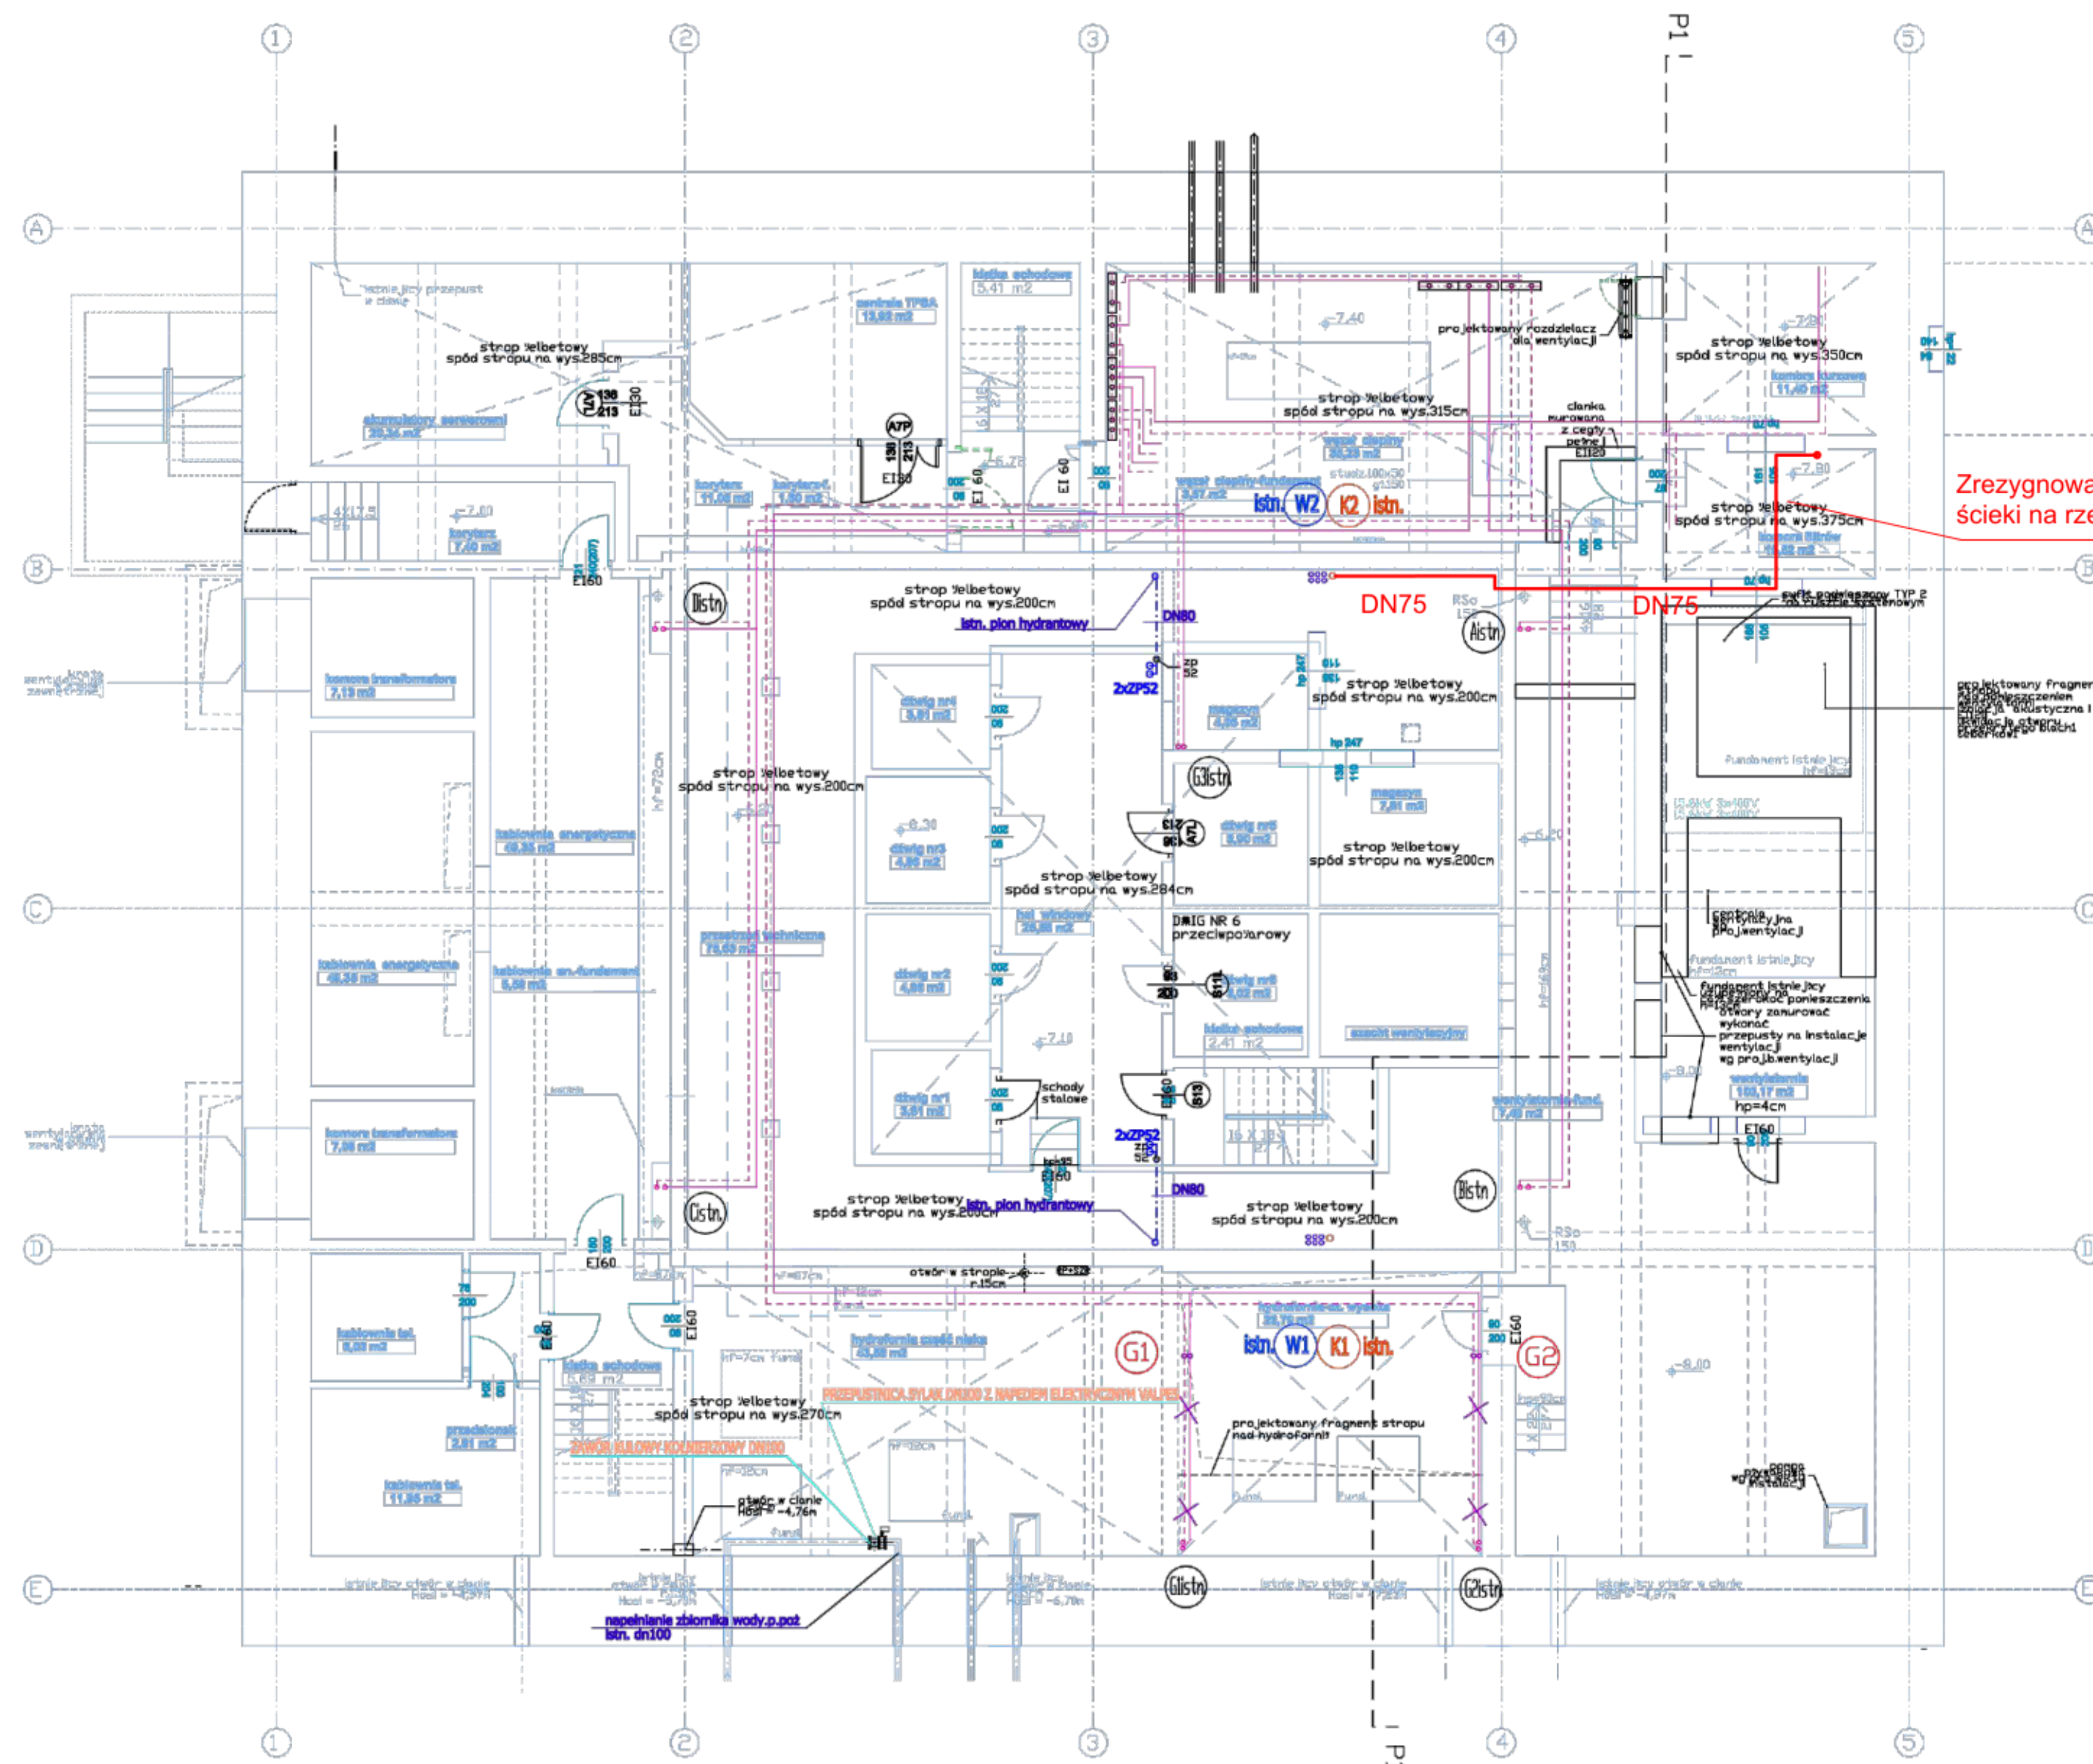

Zrezygnowano z agregatu tłoczącego  
ścieki na rzecz kanalizacji grawitacyjnej.

- OZNACZENIA:
- WODA ZIMNA P.POZ.
  - W1 WODA ZIMNA - PION
  - K1 KANALIZACJA SANITARNA - PION
  - WP1 WODA P.POZ. - PION
  - listn. listwy pion c.o.
  - G1 projektowana nowa lokalizacja pionu c.o.
  - listn. instalacje c.o. - zasilanie
  - listn. instalacje c.o. - powrót

PRAWA AUTORSKIE ZABEZPIECZONE  
Przedmiotowy projekt / utwor architektoniczny jest chroniony prawem autorskim zgodnie z art. 111 ustawy o Prawie Autorskim i Prawach Pokrewnych z dn. 4 lutego 1994r. (Dz. U. nr 24 poz. 83 z 23 lutego 1994r.)

**DOMINO**  
grupa architektoniczna

ul. Mickiewicza 118/5 71-140 Szczecin  
tel./fax 091 487 40 70 tel. 091 487 74 19

projekt / obiekt: **PROJEKT ZAMIENNY NR 2 PRZEBUDOWA I ROZBUDOWA BUDYNKU LUBUSKIEGO URZĘDU WOJEWÓDZKIEGO ZWIĄZANA Z JEGO MODERNIZACJĄ WRAZ Z WYBURZENIAMI I ZAGOSPODAROWANIEM TERENU ORAZ NIEZBĘDNYMI ZMIANAMI W ZAKRESIE INFRASTRUKTURY UZBROJENIA TERENU**

adres: **Lubuski Urząd Wojewódzki ul. Jagiellończyka 8 66-400 Gorzów Wielkopolski dz.nr 370, 371/2, 372, 344, 380/1, 381, 382 obręb 5 Śródmieście Gorzów Wielkopolski**

inwestor / adres: **Lubuski Urząd Wojewódzki ul. Jagiellończyka 8 66-400 Gorzów Wielkopolski**

rysunek / temat / treść: **RZUT PIWNIC**

b.santarna projektant: **mgr inż. Katarzyna Dębska upr.nr 68/82/04 do projektowania w specjalności instalacji sanitarnych** podpis:

opracowanie: podpis:

sprawdzający: **mgr inż. Magdalena Gudek upr.nr 68/82/04 do projektowania w specjalności instalacji i sieci sanitarnych** podpis:

tytuł: **PROJEKT WYKONAWCZY** branża: **SANITARNA** rys. nr: **S/1**

skala: **1:100** miejsce i data: **Szczecin 12.2012r.**

RZUT PIWNIC